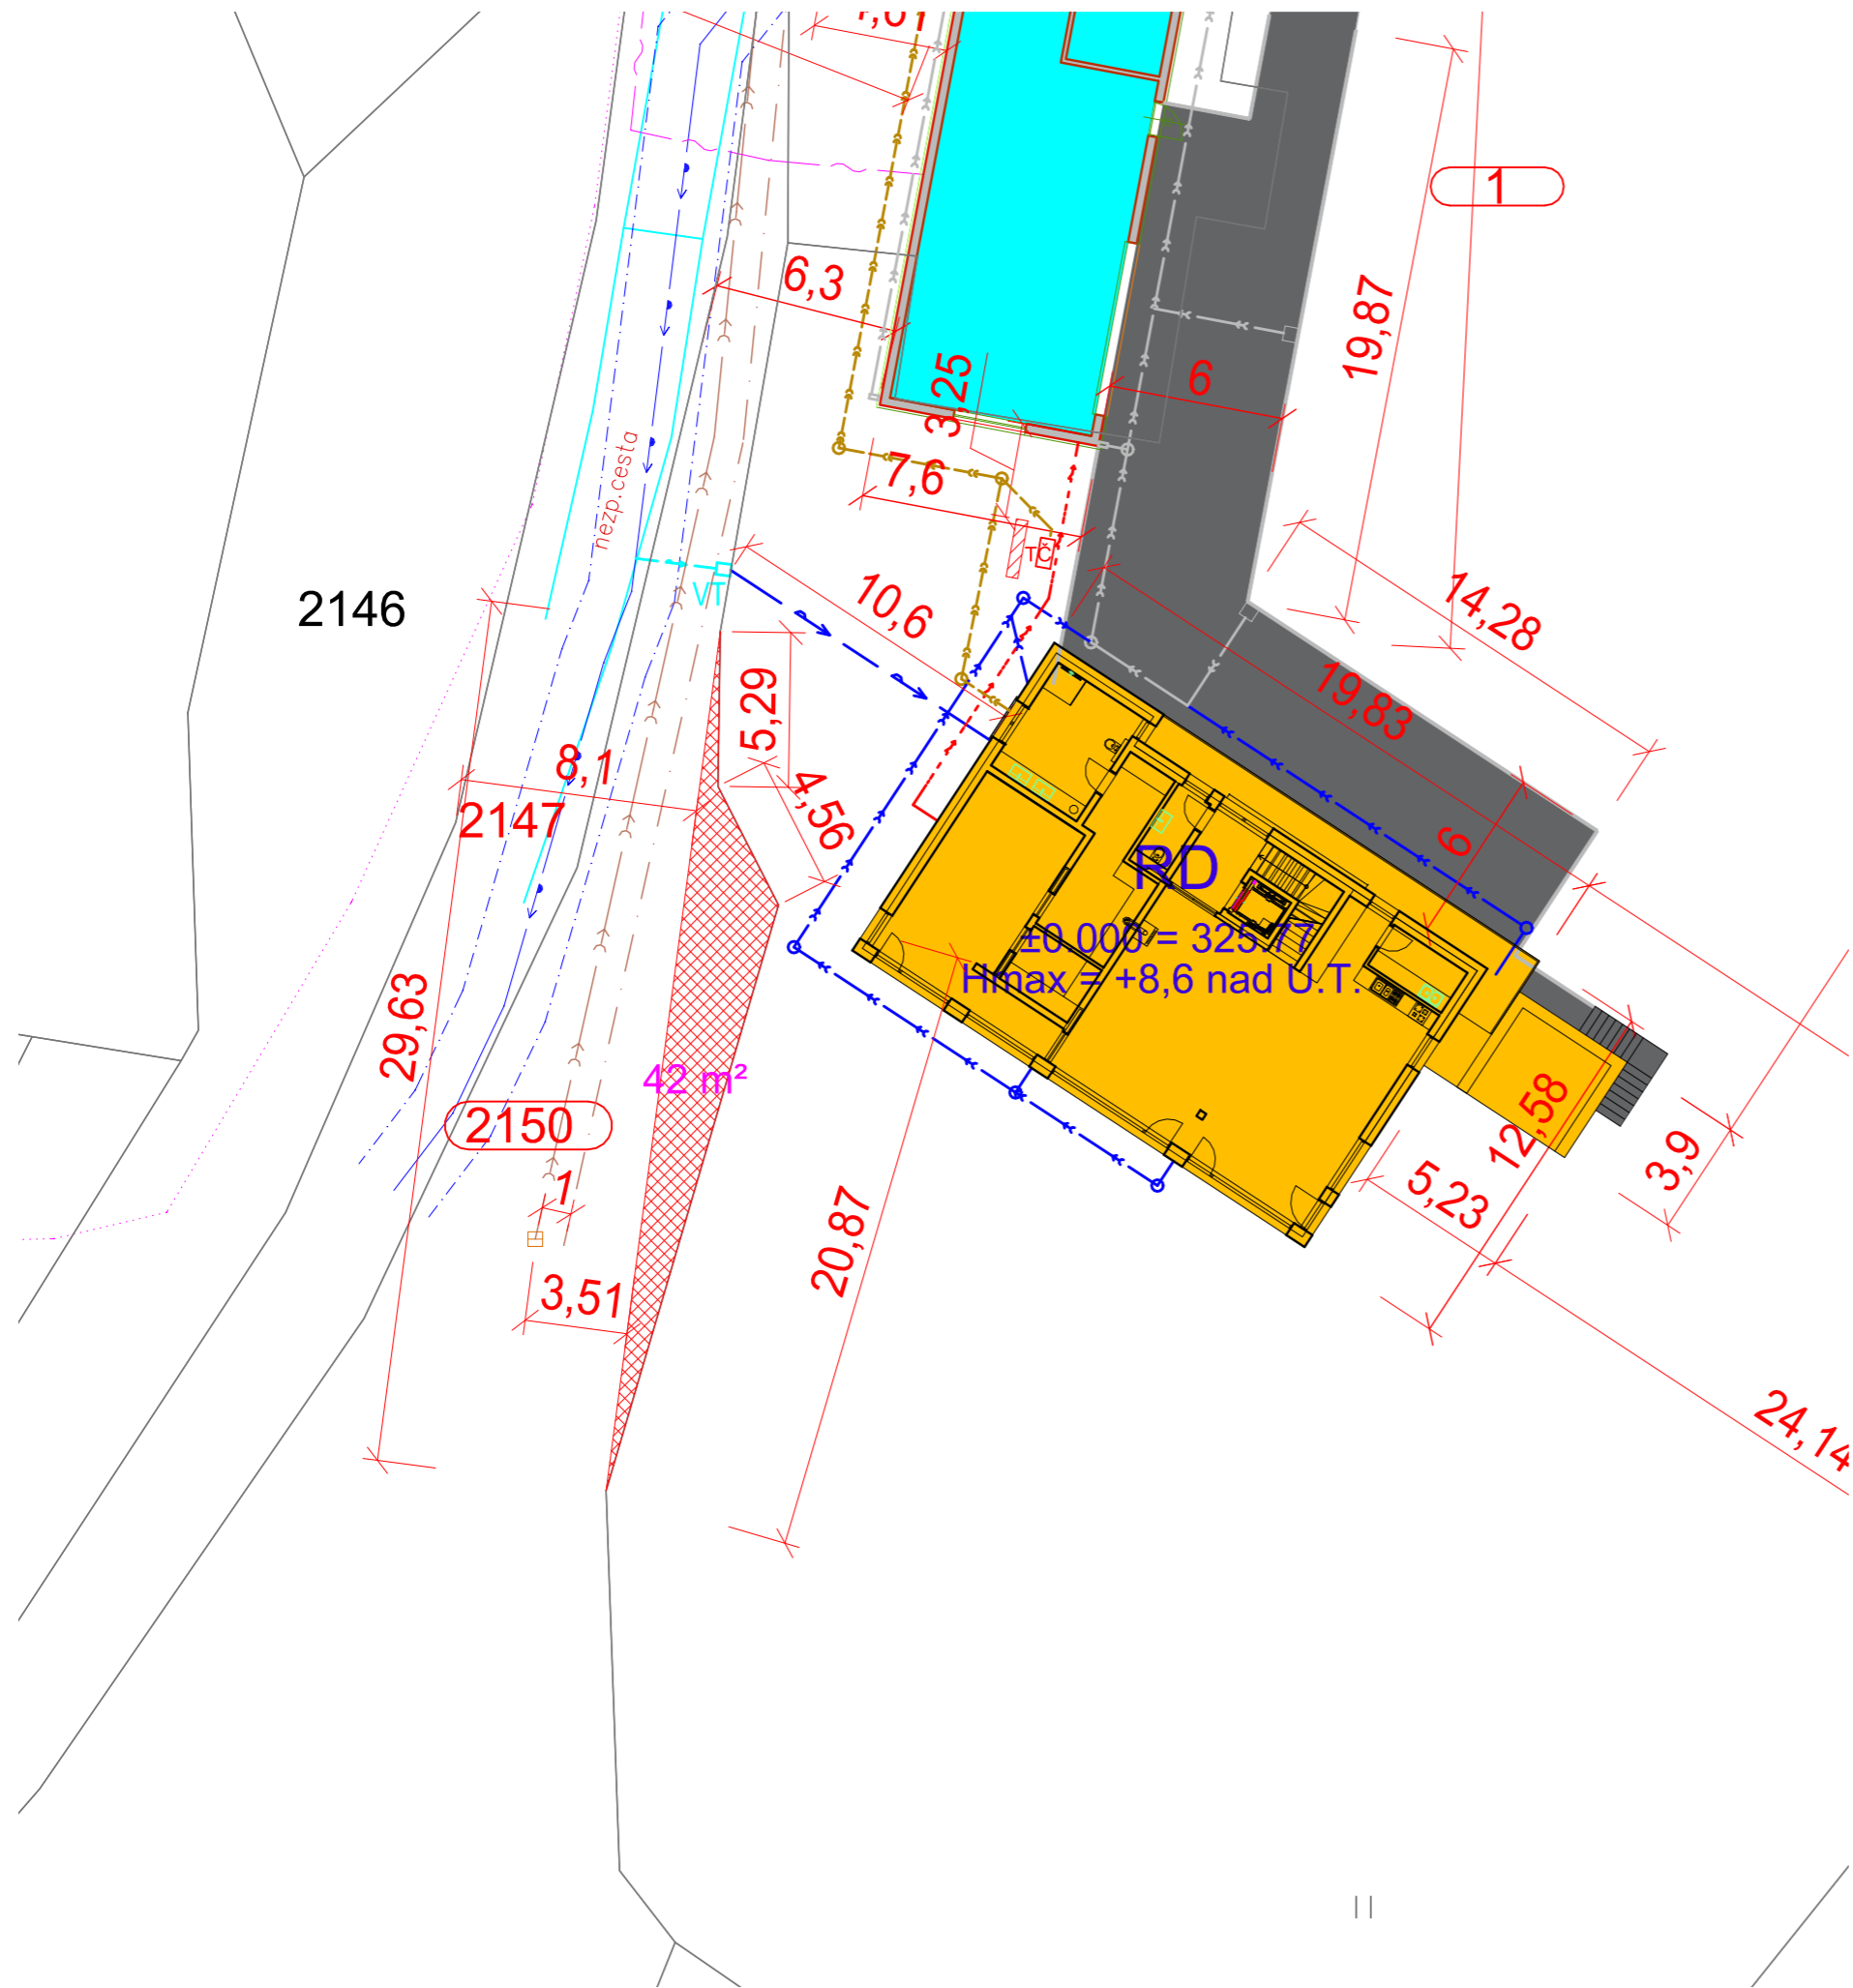
















 

# KATASTRÁLNÍ SITUACE STAVBY - NÁVRH ODKUP












## LEGENDA:

-  NAVRŽENÁ PLOCHA ODKUPU POZEMKU - 42 m<sup>2</sup>
-  NAVRŽENÉ RD ZASTAVĚNÁ PLOCHA - 257 m<sup>2</sup>
-  STÁVAJÍCÍ ASFALTOVÁ KOMUNIKACE
-  HRANICE PARCEL
-  PARCELA DOTČENÁ STAVBOU
-  STÁVAJÍCÍ BUDOVY DLE KATASTRU NEMOVITOSTÍ

## STÁVAJÍCÍ SÍŤE A ZNAČENÍ


-  SDĚLOVACÍ VEDENÍ PODZEMNÍ, CETIN METALICKÝ KABEL
-  OCHRANNÉ PÁSMO 0,5 m, CETIN
-  NADZEMNÍ VEDENÍ NN DO 1KV, ČEZ
-  PODZEMNÍ VEDENÍ NN DO 1KV, ČEZ
-  PLYNOVOD STL, GASNET
-  OCHRANNÉ PÁSMO PLYNU, 1,0 m
-  VODOVOD HLAVNÍ ŘAD PVC DN 150, V PROVOZOVÁNÍ VODÁRNA ZLÍN, a.s.
-  OCHRANNÉ PÁSMO VODOVOD, 1,5m
-  KANALIZACE OBECNÍ
-  STÁVAJÍCÍ OPLOCENÍ

## NOVÉ SÍŤE A ZNAČENÍ

-  DOMOVNÍ KANALIZACE DEŠŤOVÁ, PVC KG DN 110-160
-  DOMOVNÍ KANALIZACE SPLAŠKOVÁ PVC KG DN 160
-  IO 01 - VODOVODNÍ PŘÍPOJKA - VEŘEJNÁ ČÁST, PE 100 SDR11 32x3,0 DN25 - dl. 2,8 m
-  IO 01 - VODOVODNÍ PŘÍPOJKA - DOMOVNÍ ČÁST, PE 100 SDR11 32x3,0 DN25 - dl. 9,6 m
-  VODOMĚRNÁ TUBUSOVÁ ŠACHTA - MODULO
-  TČ
-  VENKOVNÍ JEDNOTKA TEPELNÉHO ČERPADLA
-  AKUSTICKÁ STĚNA PRO TEPELNÉ ČERPADLO, VÝŠKA 2m
-  PŘÍPOJENÍ RD Z ROZVADĚČE V GARÁŽI, CYKY-J 5x10+CYKY-J 5x2

± 0.000 = 325.77

Název stavby: **NOVOSTAVBA RD DOUBRAVY**  
 Investor: Michaela a Milan Salayovi, Kotešová 524, 01361 Kotešová, Slovenská republika  
 Místo stavby: Doubravy, k.ú. Doubravy, parc. 1, 2449, 2147, 2150

HL. INŽ. PROJEKTU	ING. PAVEL HLAVÁČEK	 DODAVATEL HLAV-ING GROUP s.r.o. Lesní 407/5, 747 20 Vřesina IČO: 177 18 791
ZODPOVĚDNÝ PROJEKTANT	ING. PAVEL HLAVÁČEK	
VYPRACOVAL	ING. PAVEL HLAVÁČEK	

Sekce	Formát 2xA4	Měřítko 1:250	Číslo dokumentu C.2
Oddíl	S0.01 RODINNÝ DŮM		Datum 01/2025
Název	KATASTRÁLNÍ SITUACE STAVBY		Stupeň DUR+DSP

Číslo zakázky 322023 Kótované v m

VÝKRES ČÍSLO					
Základní kód	Stupeň	Profese	Typ dokument.	Pořadové číslo	Revize
C	B	P	S	I	T
			D	W	G
				2	0
				0	0